


URZĄD MIASTA I GMINY
W BIAŁOGARDZIE
DZIAŁ BUDOWNICTWA
I OCHRONY ŚRODOWISKA
ul. 1-go Maja 18, 78-200 Białogard
tel. 94 912 00 54-58, fax 094 312 0911

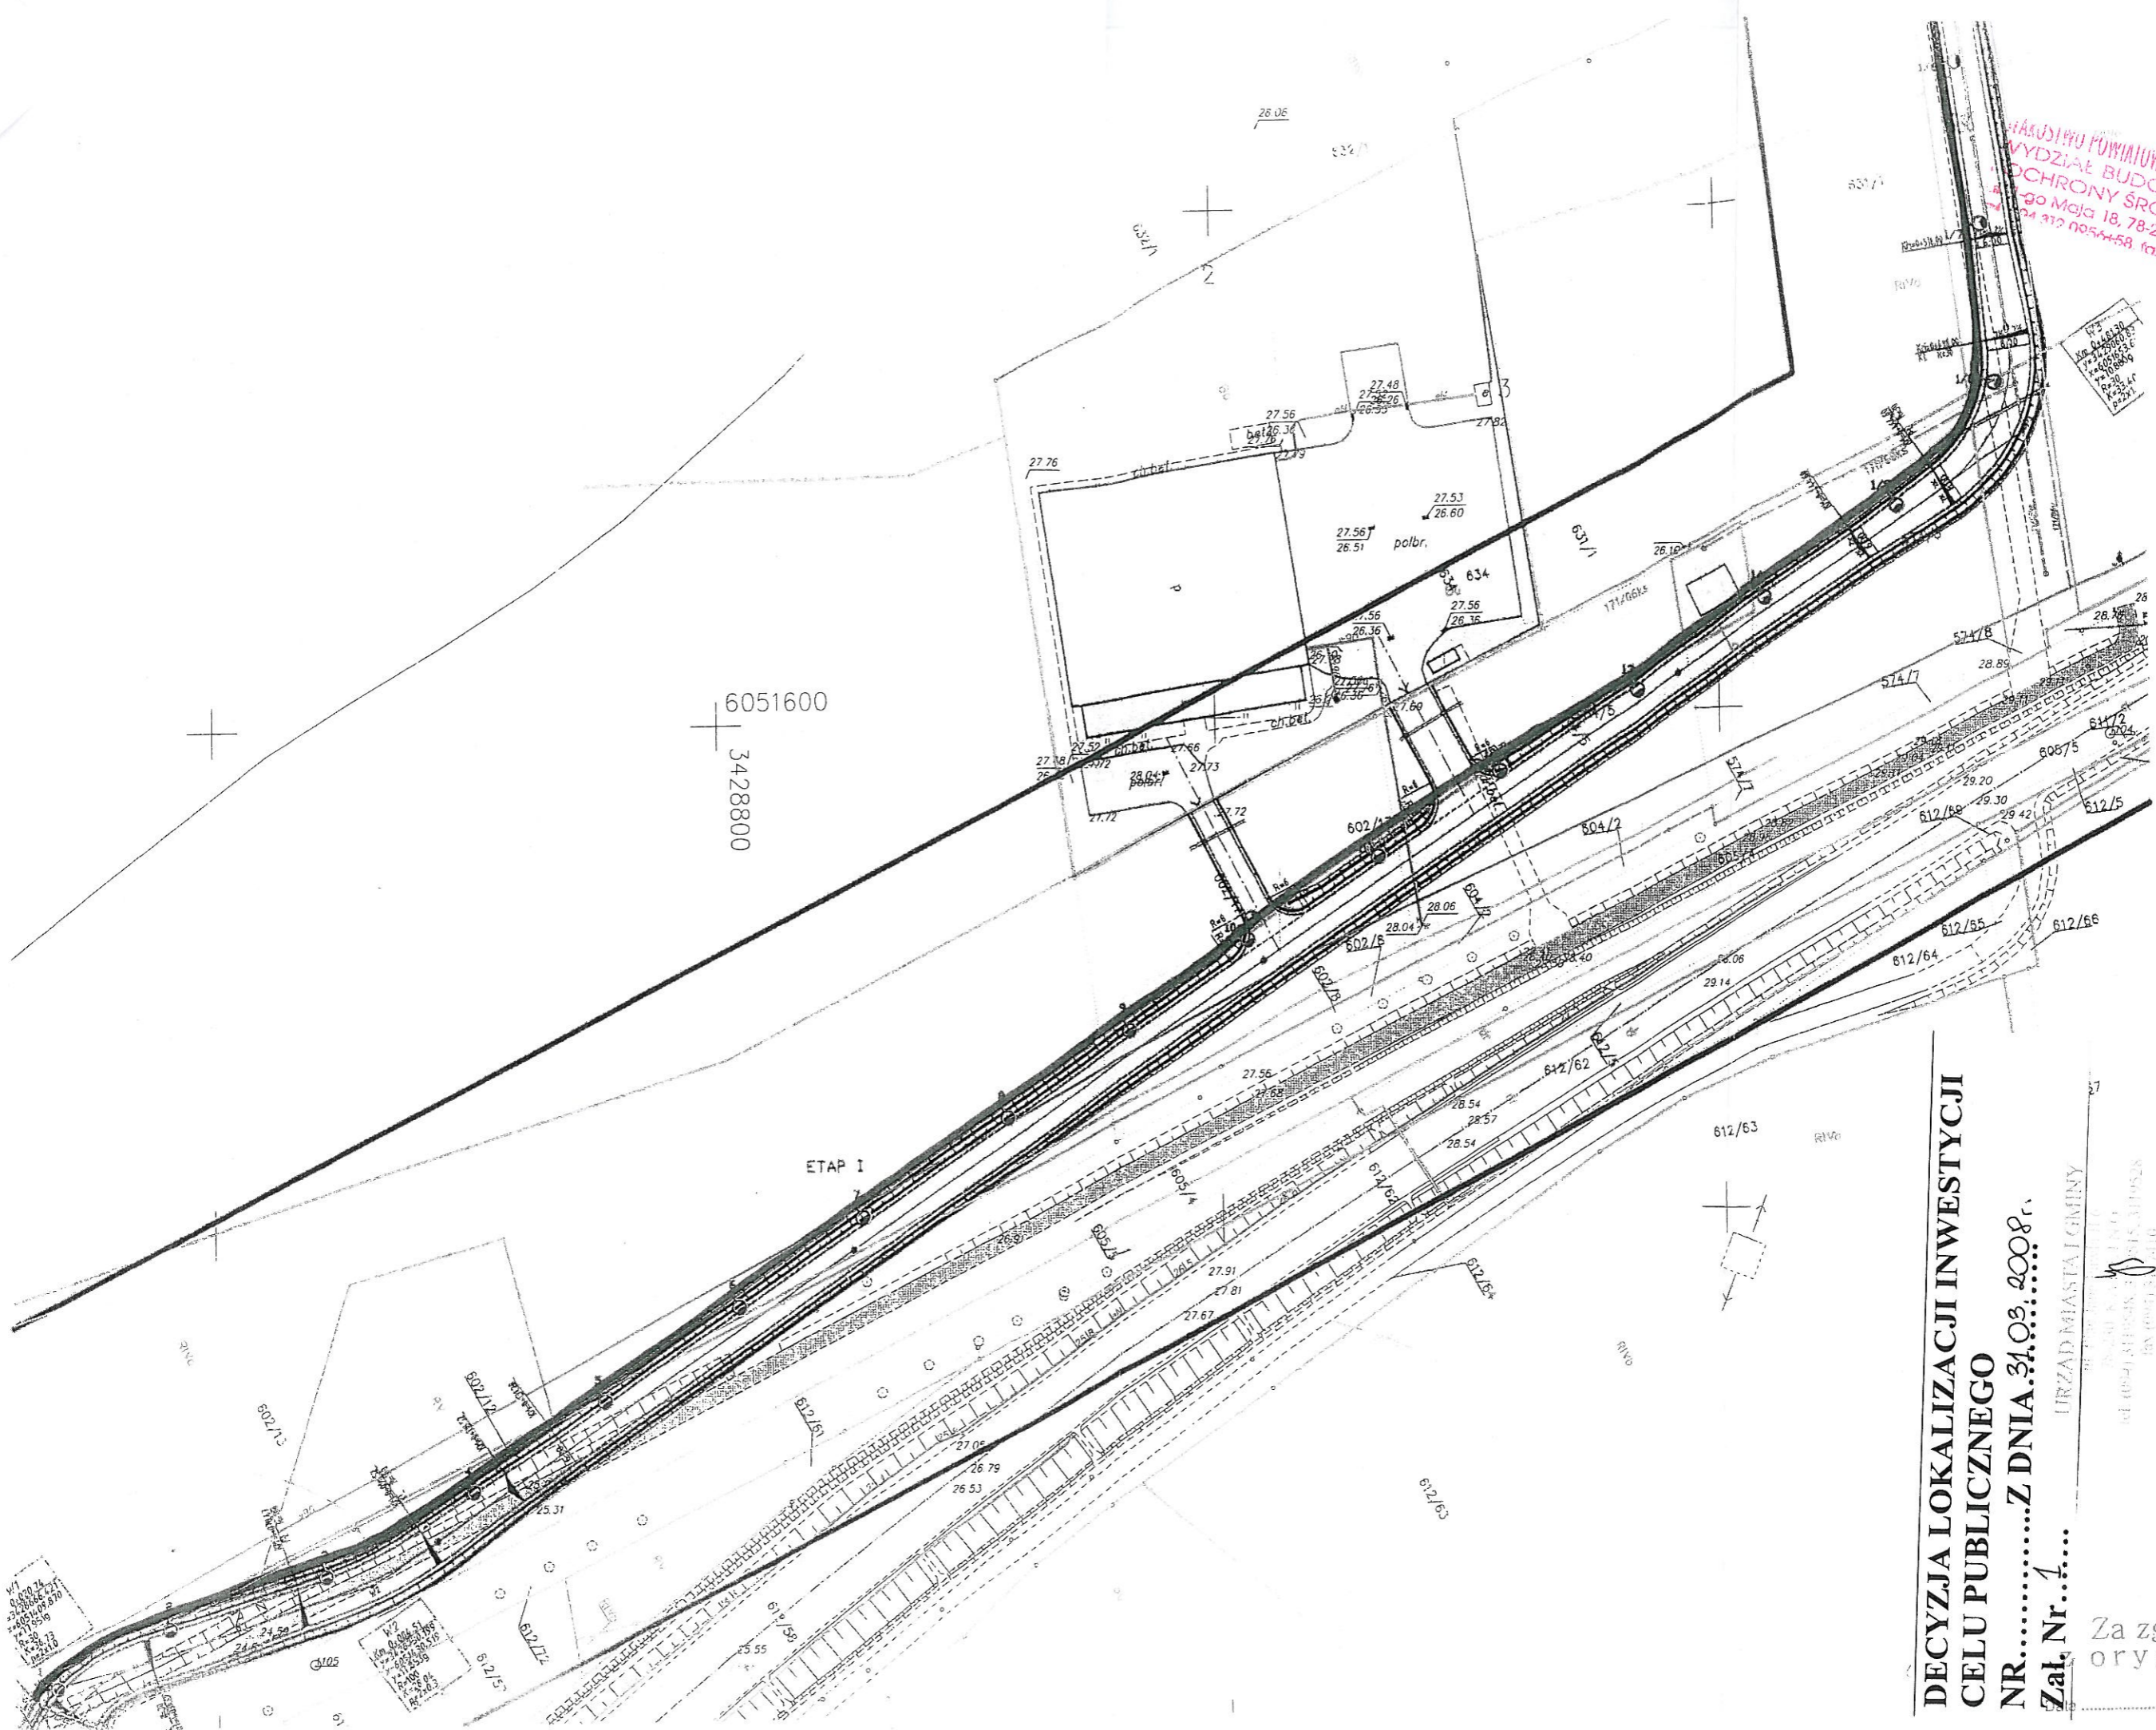

6051600
3428800

ETAP I

**DECYZJA LOKALIZACJI INWESTYCJI
CELU PUBLICZNEGO**

NR.....Z DNIA 31.03.2008 r.


Zał. Nr. 1

URZĄD MIASTA I GMINY

Za zgodność
oryginałem

podpis *[Signature]*

URZĄD MIASTO W BIAŁOGARDZIE
WYDZIAŁ BUDOWNICTWA
I OCHRONY ŚRODOWISKA
ul. 1-go Maja 18, 78-200 Biłogard
tel. nr 312 054 54-55, fax 094 312 0911

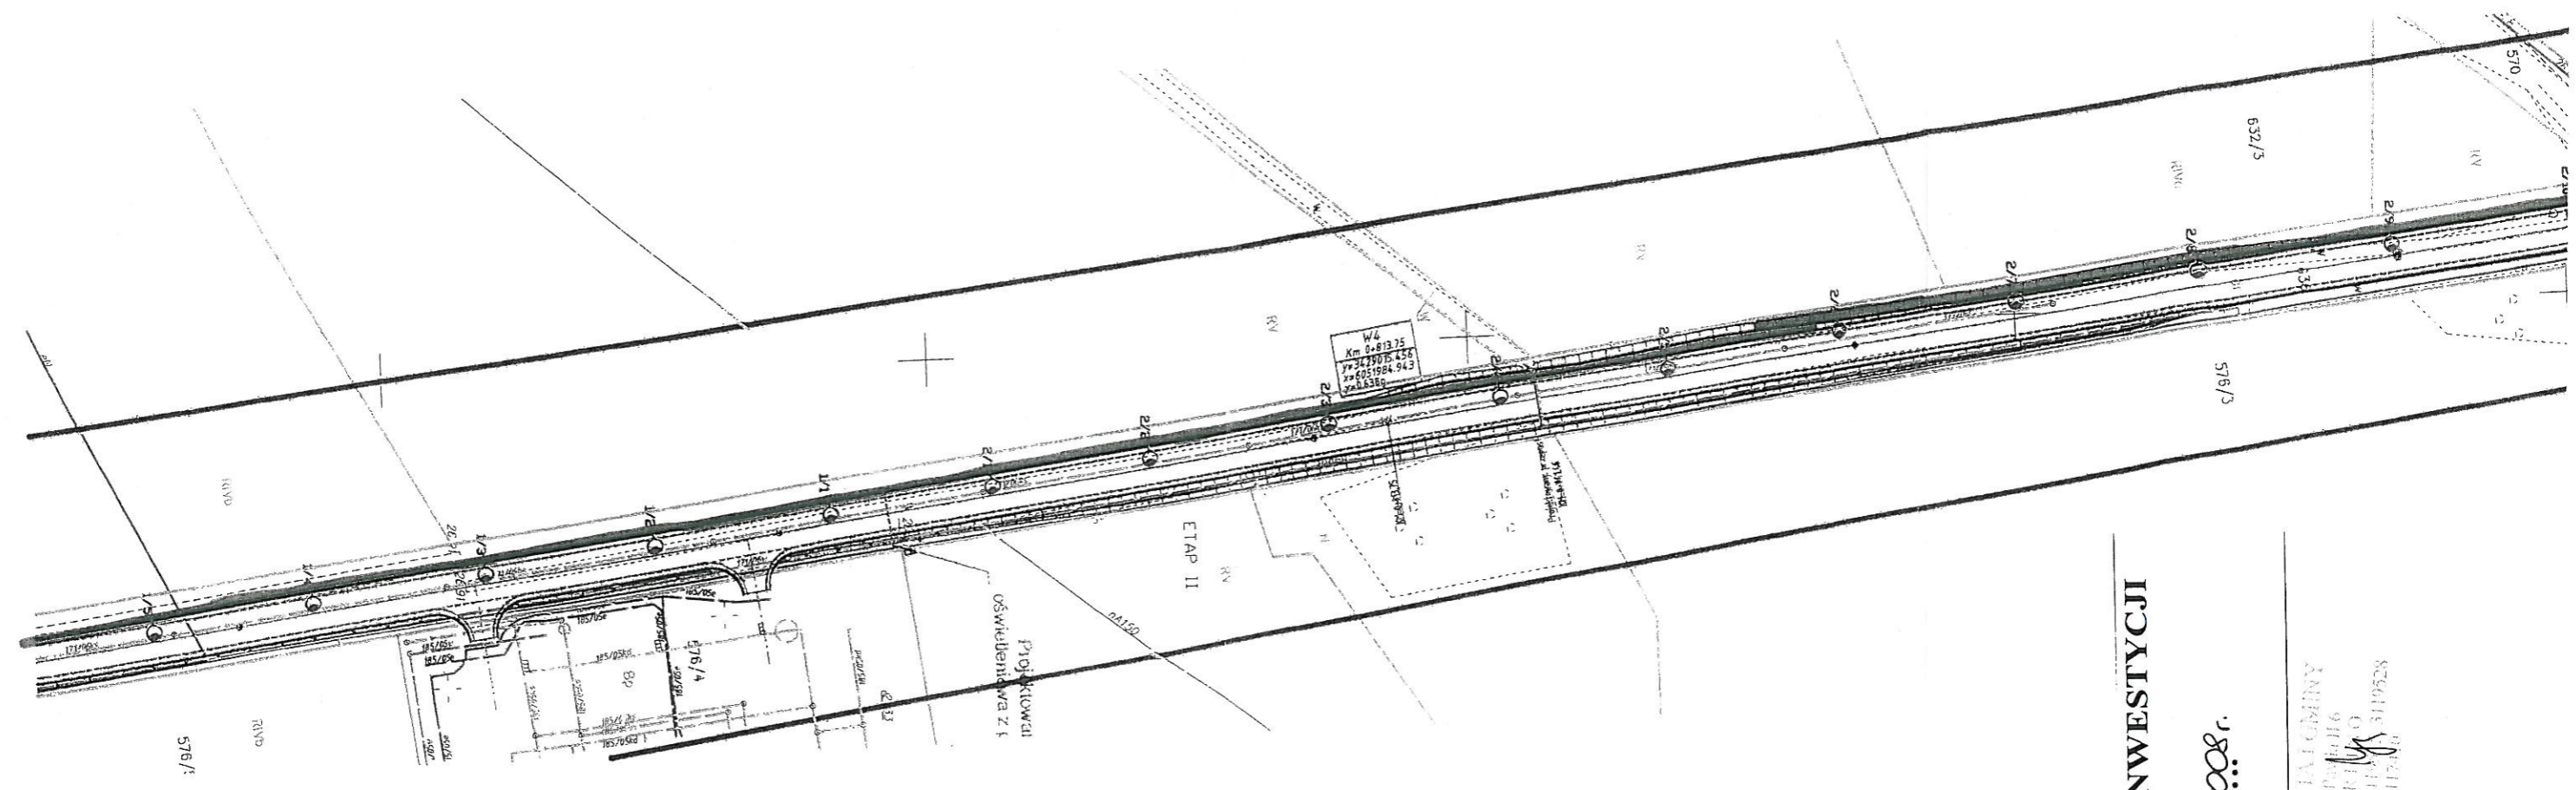

**DECYZJA LOKALIZACJI INWESTYCJI
CELU PUBLICZNEGO**

NR.....Z DNIA.....31.03.2008r.

Zal. Nr. 2....

URZĄD MIASTO W BIAŁOGARDZIE
ul. 1-go Maja 18, 78-200 Biłogard
tel. (094) 312 054 54-55, fax 312 0911


Za zgodność
oryginałem

Data podpis

KOPIA MAPY ZASADNICZEJ

Województwo: Zachodniopomorskie Powiat: białogardzki
 Jednostka ewidencyjna: Karlino – G
 Obręb ewidencyjny: Daszewo
 Działka ewidencyjna: 636
 Skala: 1:1000 Sekcje: 322.413.191, 322.413.143

MAPĘ ZAKTUALIZOWANO W ZAKRESIE TREŚCI:
 1. ewidencji gruntów i budynków,
 2. ukształtowania terenu,
 3. uzbrojenia – sieci magistralne,
 4. uzgodnionych przez ZUD projektów sieci magistralnych.
 KERG 0350007–312/2007
 Mapa aktualna na dzień 13.08.2007r.

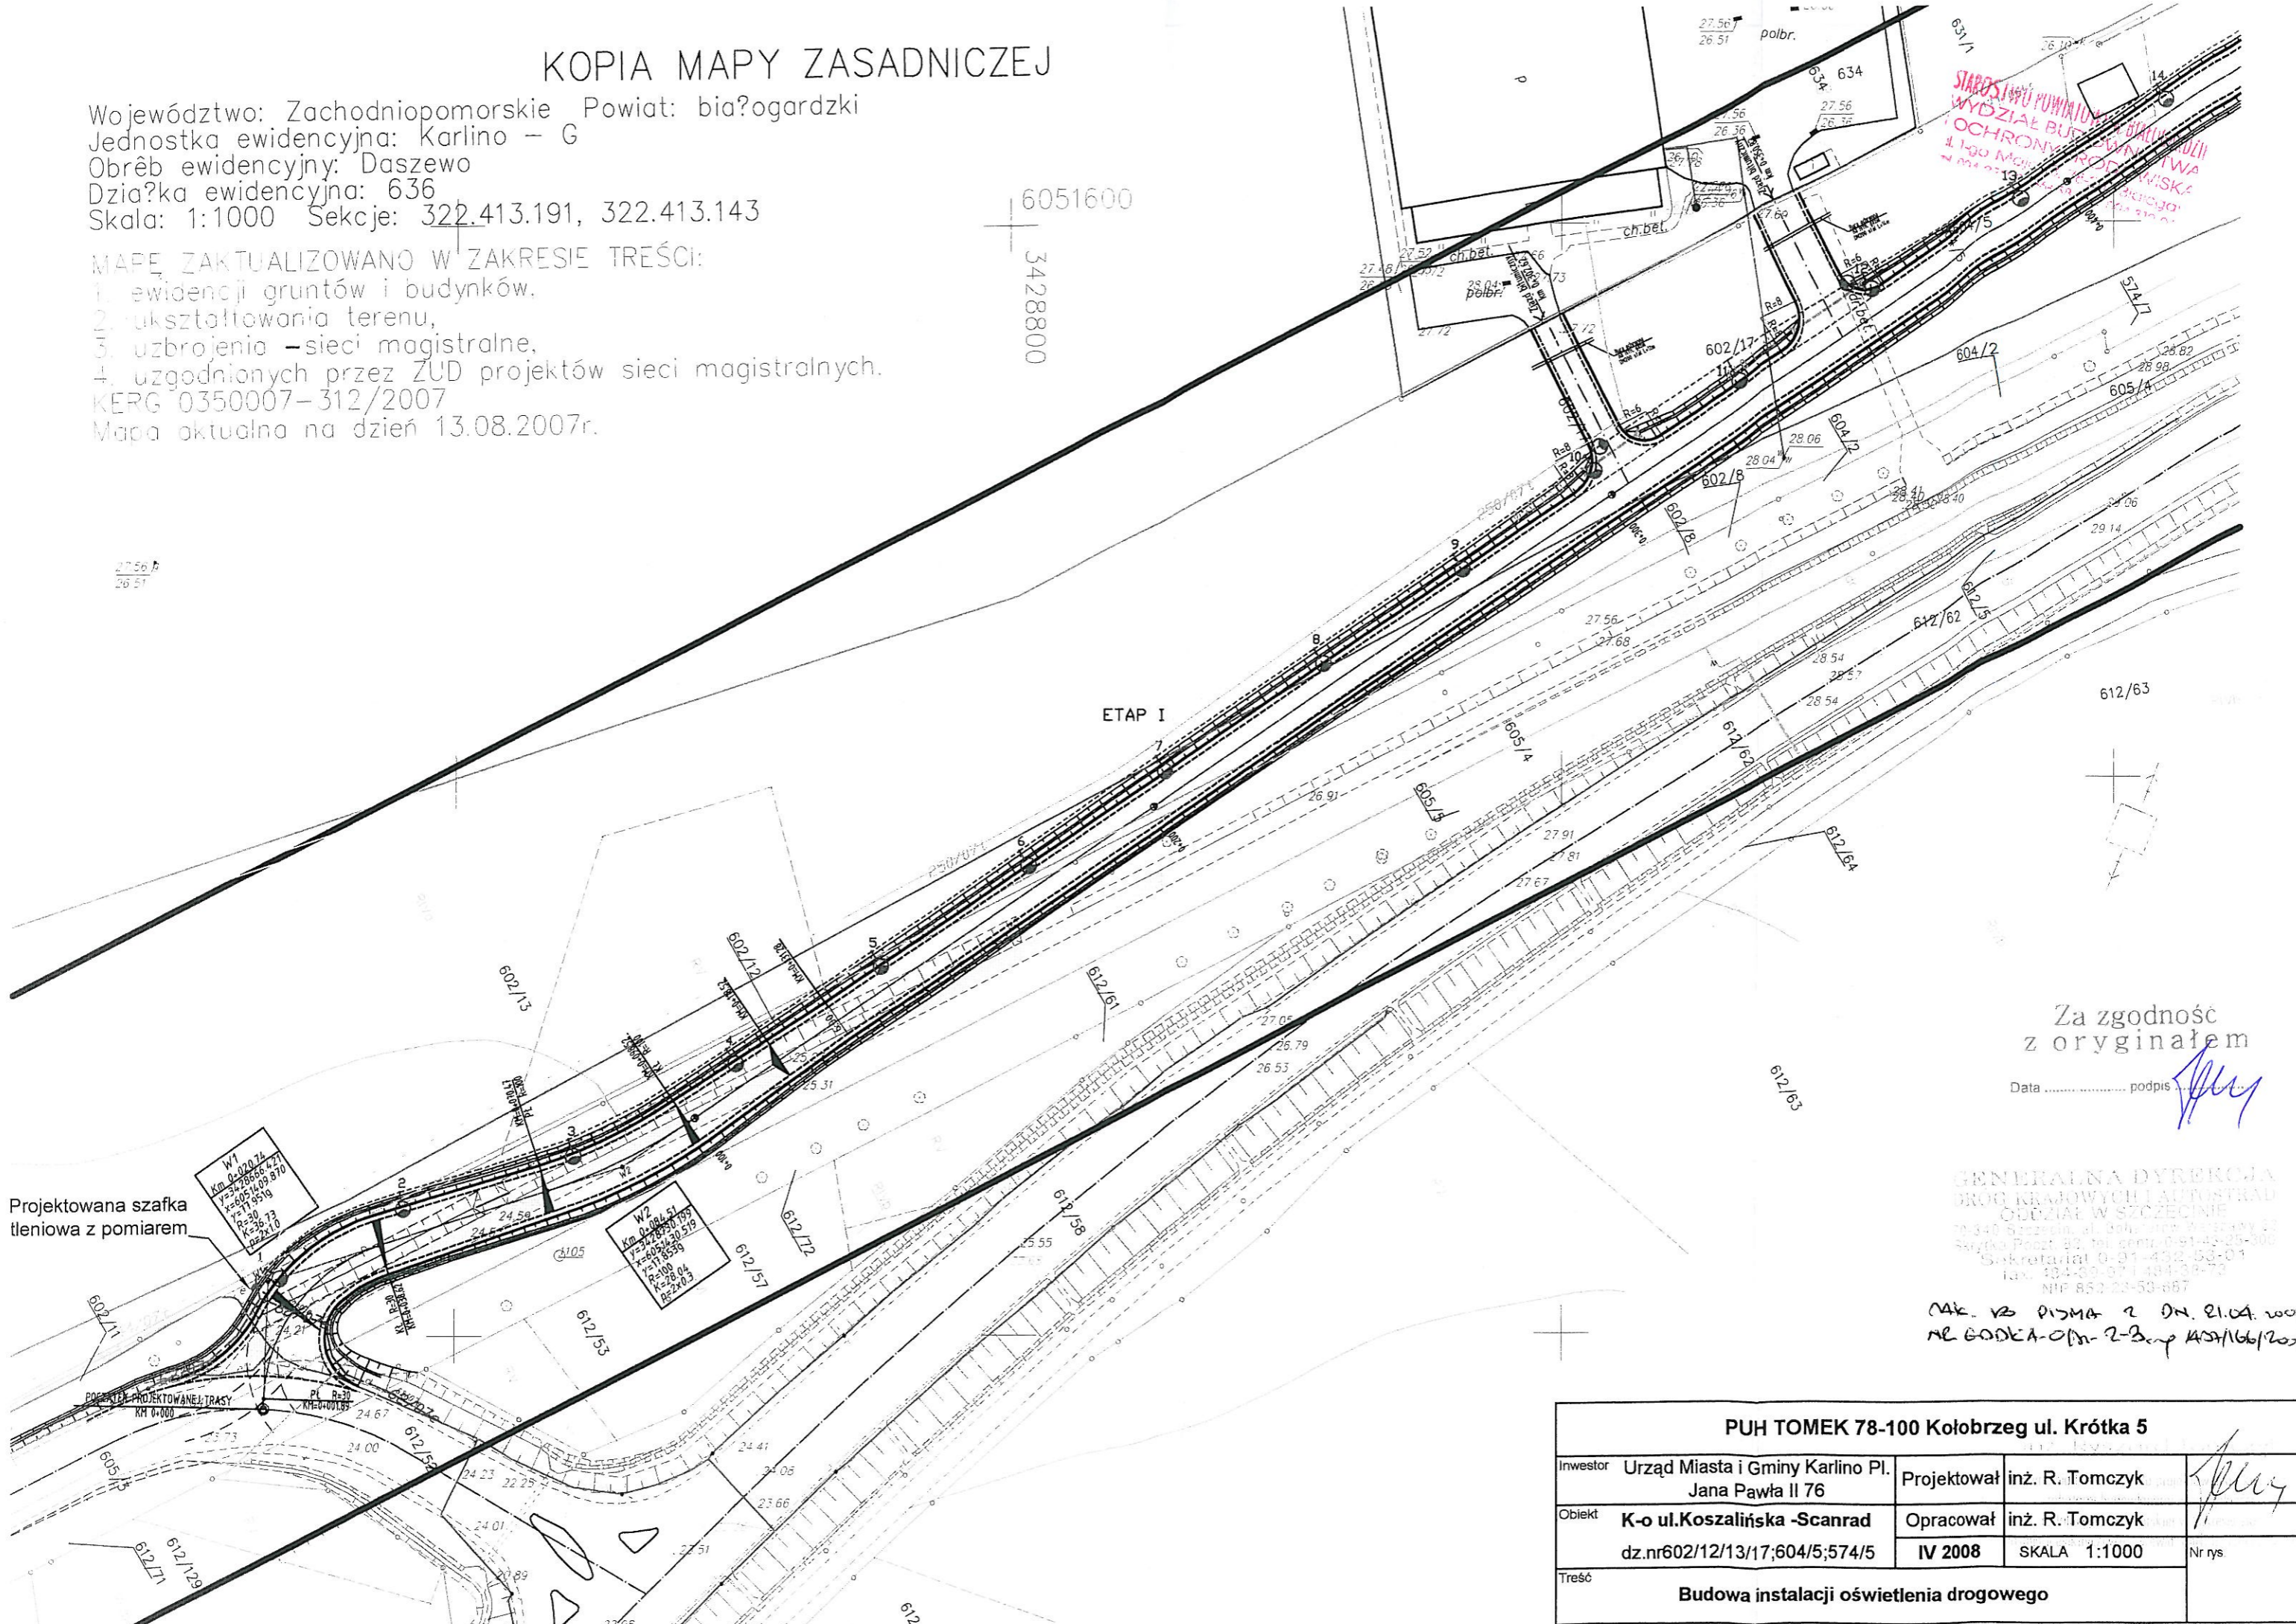

STAROSTWO POWIATOWE BIAŁOGARD
 WYDZIAŁ BUDOWNICTWA I OCHRONY PRZEMYSŁU
 ul. 1-go Maja 13
 74-100 Białogard

Za zgodność z oryginałem

Data podpis *[Signature]*


GENERALNA DYREKCJA
 DRÓG KRAJOWYCH I AUTOSTRAD
 ODDZIAŁ W SZCZECINIE
 70-340 Szczecin, ul. Boh. Arm. 10, strona 27
 Skrytka Poczt. 82, tel. central. 0-41-432-50-500
 Sekretariat 0-41-432-50-01
 fax 0-41-432-50-02
 NIP 852-23-53-887

Map. w DPM 2 DN. 21.04.2008.
 nr GODEKA-0/m-2-3-mp 407/166/2008

PUH TOMEK 78-100 Kołobrzeg ul. Krótka 5			
Investor	Urząd Miasta i Gminy Karlino Pl. Jana Pawła II 76	Projektował	inż. R. Tomczyk <i>[Signature]</i>
Obiekt	K-o ul. Koszalińska -Scanrad dz.nr602/12/13/17;604/5;574/5	Opracował	inż. R. Tomczyk <i>[Signature]</i>
		IV 2008	SKALA 1:1000
Treść	Budowa instalacji oświetlenia drogowego		


Ochrona od porażień: SZYBKE ODŁĄCZENIE ZASILANIA

Projektowana szafka oświetleniowa

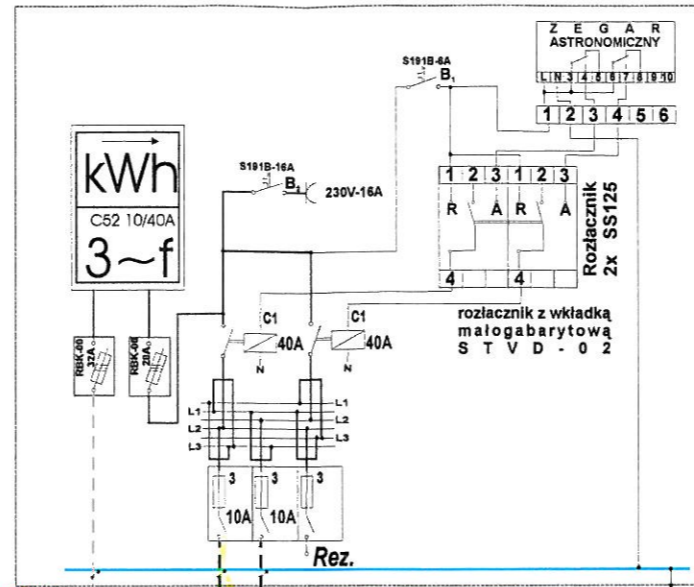

- Słup oświetleniowy
- Złącze izolowane IZK
- Przewód YDY 3x1,5 mm²
- Oprawa oświetleniowa

Ułożyć odcinek kabla pomiędzy słupem nr 1/9 do słupa nr. 14 i pozostawić bez podłączenia z opisem "awaryjne powiązanie"

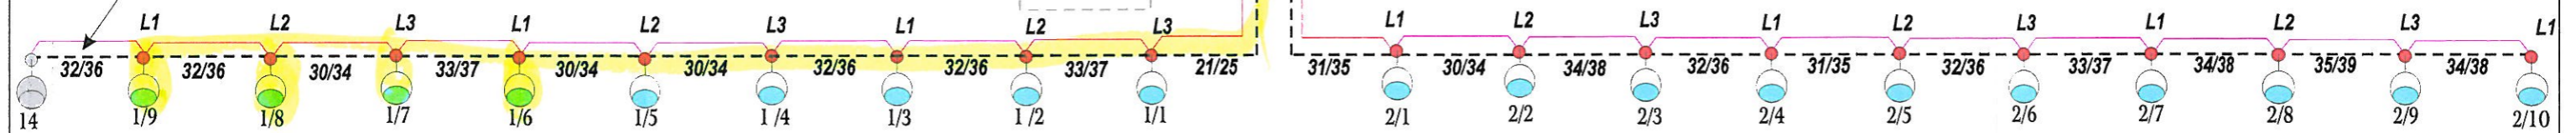

Legenda

- Projektowany słup oświetleniowy stalowy - ocynk typu SW-8 z oprawą SGS103/70

--- - Projektowany kabel YAKY 4x16mm²

- - - - Istniejący kabel YAKY 4x16mm²

— - - - Projektowany drut Fe-Zn Φ 6mm

PUH "TOMEK" 78-100 Kołobrzeg ul. Krótka 5			
Inwestor Urząd Miasta i Gminy Karlino Pl. Jana Pawła II	Projektował inż. Rafał Tomczyk	inż. Krzysztof Tomczyk	
Obiekt Karlino ul. Koszalińska-Scanrad Dz. nr 602/12; 602/13; 602/17; 604/5; 574/5; 636 obr. Daszewo	Opracował mgr inż. M. Stepień	mgr inż. M. Stepień	
Tytuł Schemat ideowy instalacji oświetlenia drogowego		SKALA 1:1000	2