



oznaczenia:

- inst. c.o. zasilanie wg pozwolenia na budowę nr.....
- inst. c.o. powrót wg pozwolenia na budowę nr.....
- inst. c.o. do likwidacji
- projektowana zmiana inst. c.o.- zasilanie
- projektowana zmiana inst. c.o.- powrót

Jednostka Projektowa	Pracownia Projektowa inż. Jadwiga Łuczak 75-450 Koszalin ul. Lelewela 21/3, tel/fax 094 345 9903, kom. 604 400 199		
Obiekt	Przedszkole im. M. Curie-Skłodowskiej	Data opracowania	
Adres	Ul. Moniuszki 8, 78-230 Karlino, dz. nr 121/4 obr 004	04 / 2011	
Inwestor	Gmina Karlino, ul. Plac Jana Pawła II 6		
Rysunek i skala	Rzut parteru - inst. c.o.	skala 1:50	
S	Projektował	mgr inż. Izabella Skrzyńska	Nr uprawnień UAN.-U-73427/11/96
	Sprawdził	mgr inż. Marcin Wilczek	ZAP/0123/PWOS/04
Stadium opracowania Projekt Zamienny			
			Nr rysunku 3

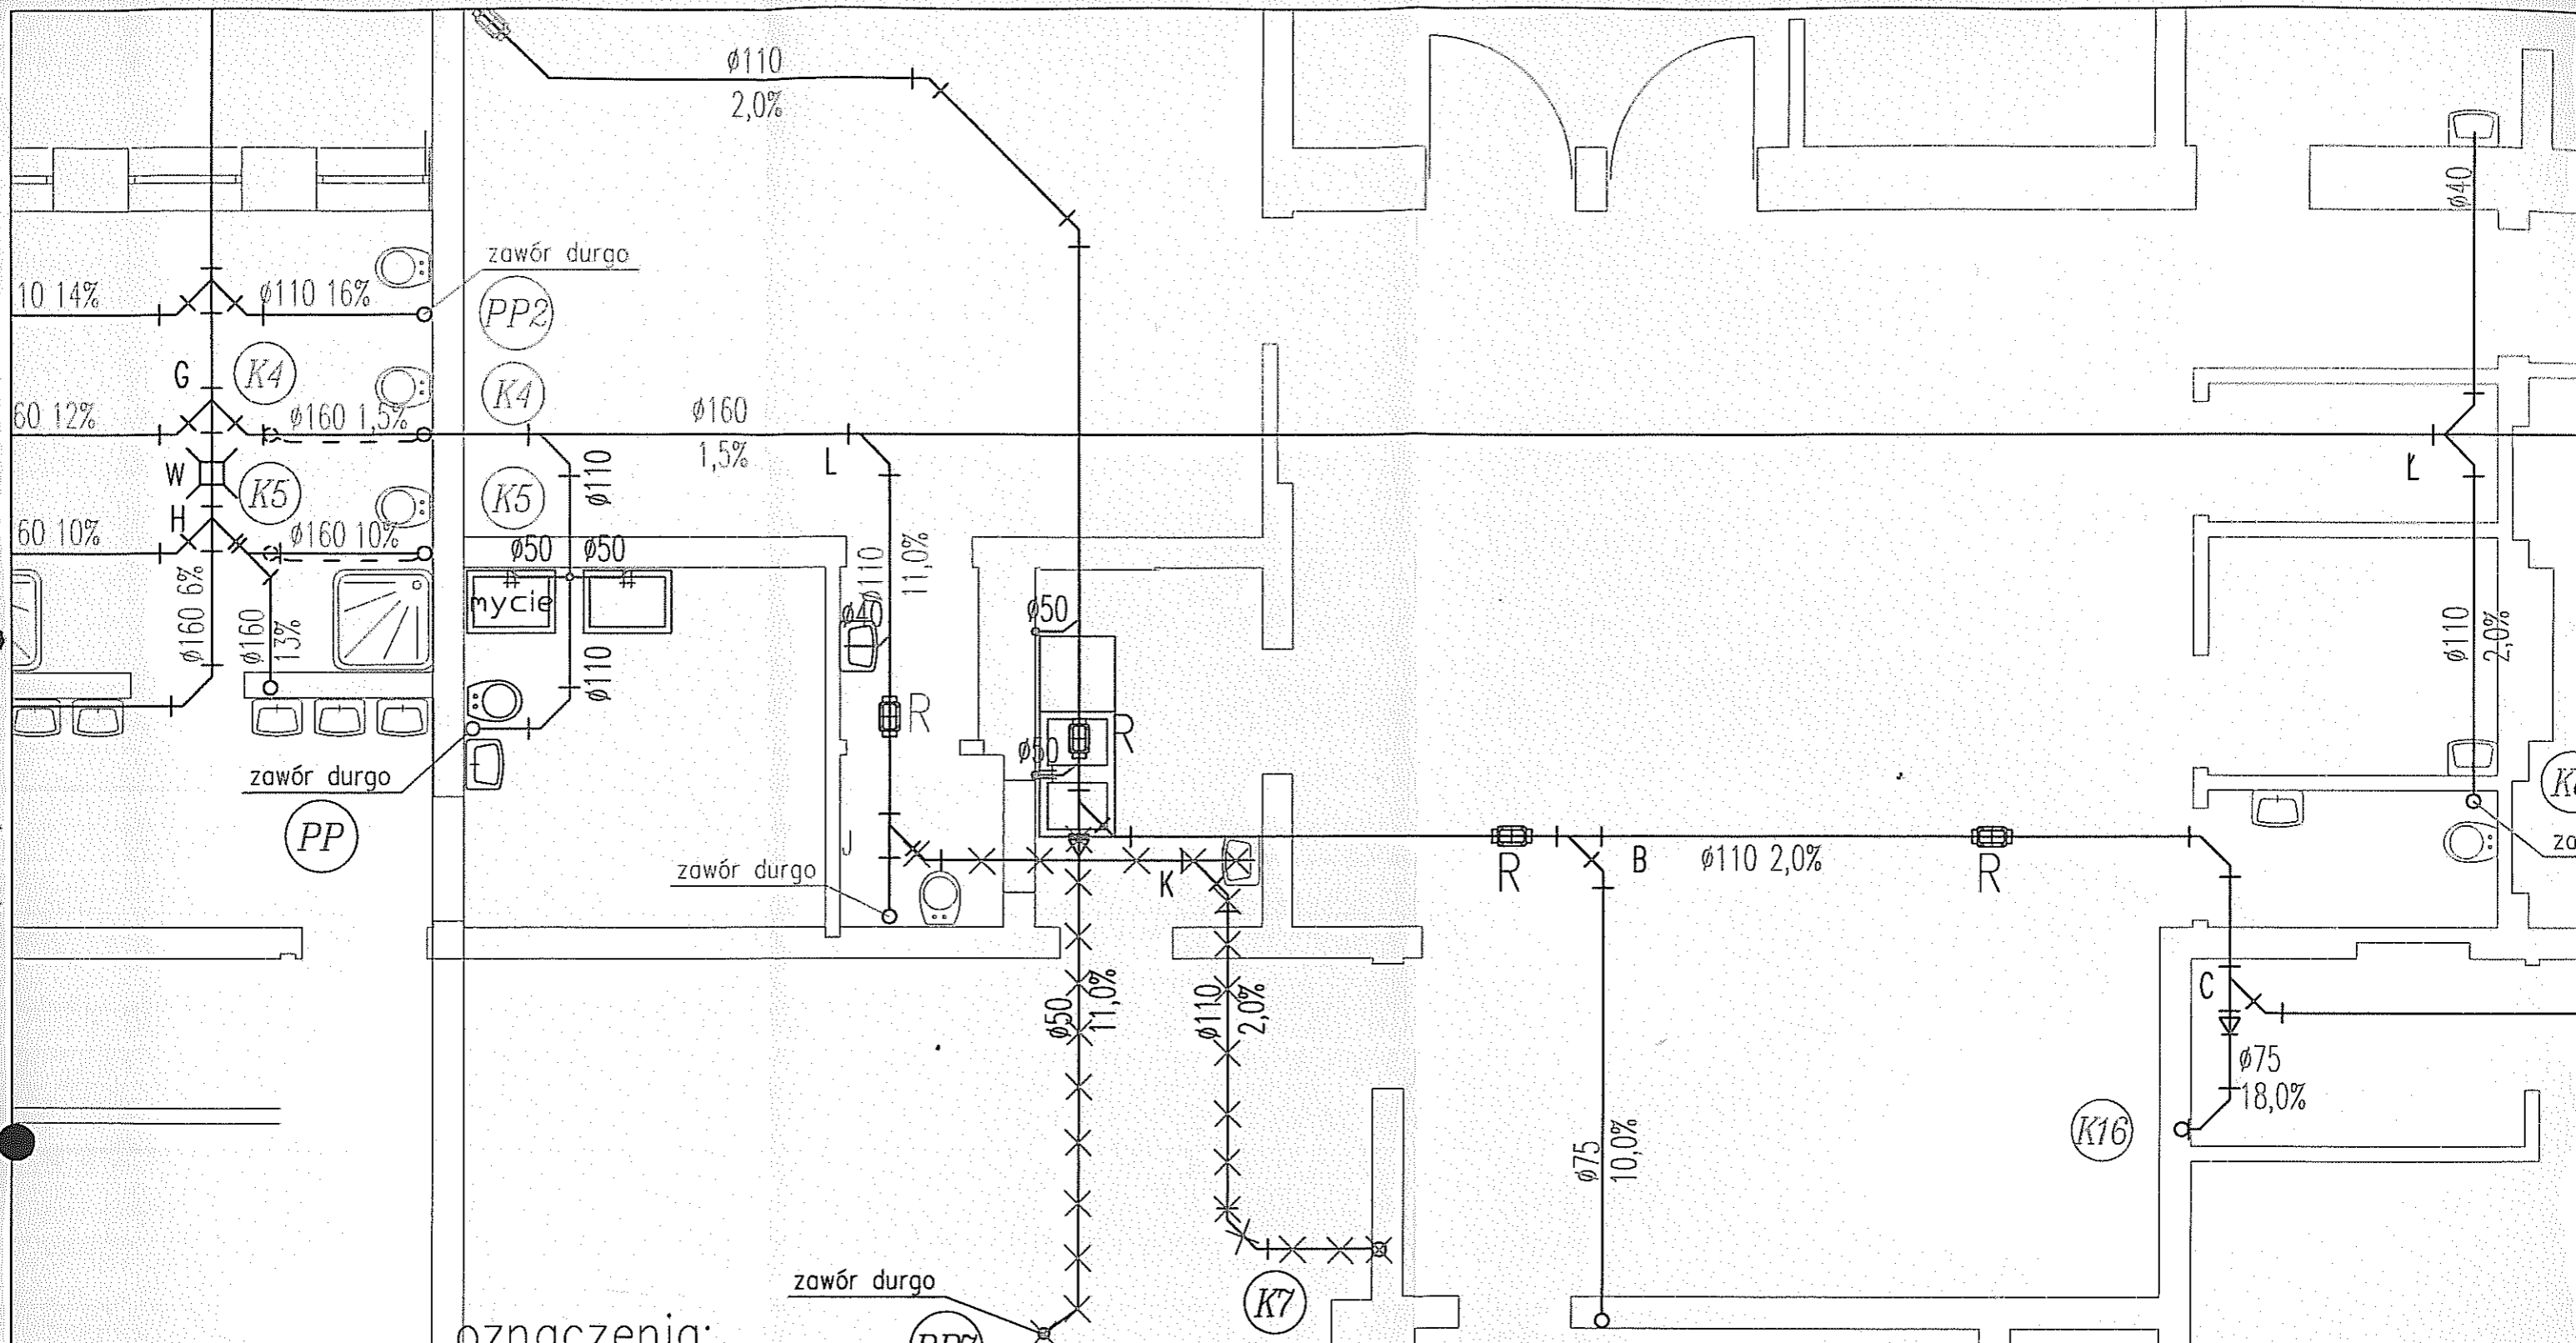


oznaczenia:

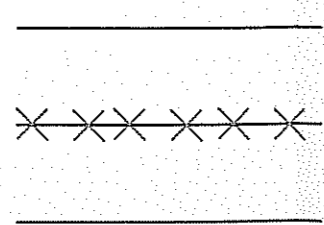





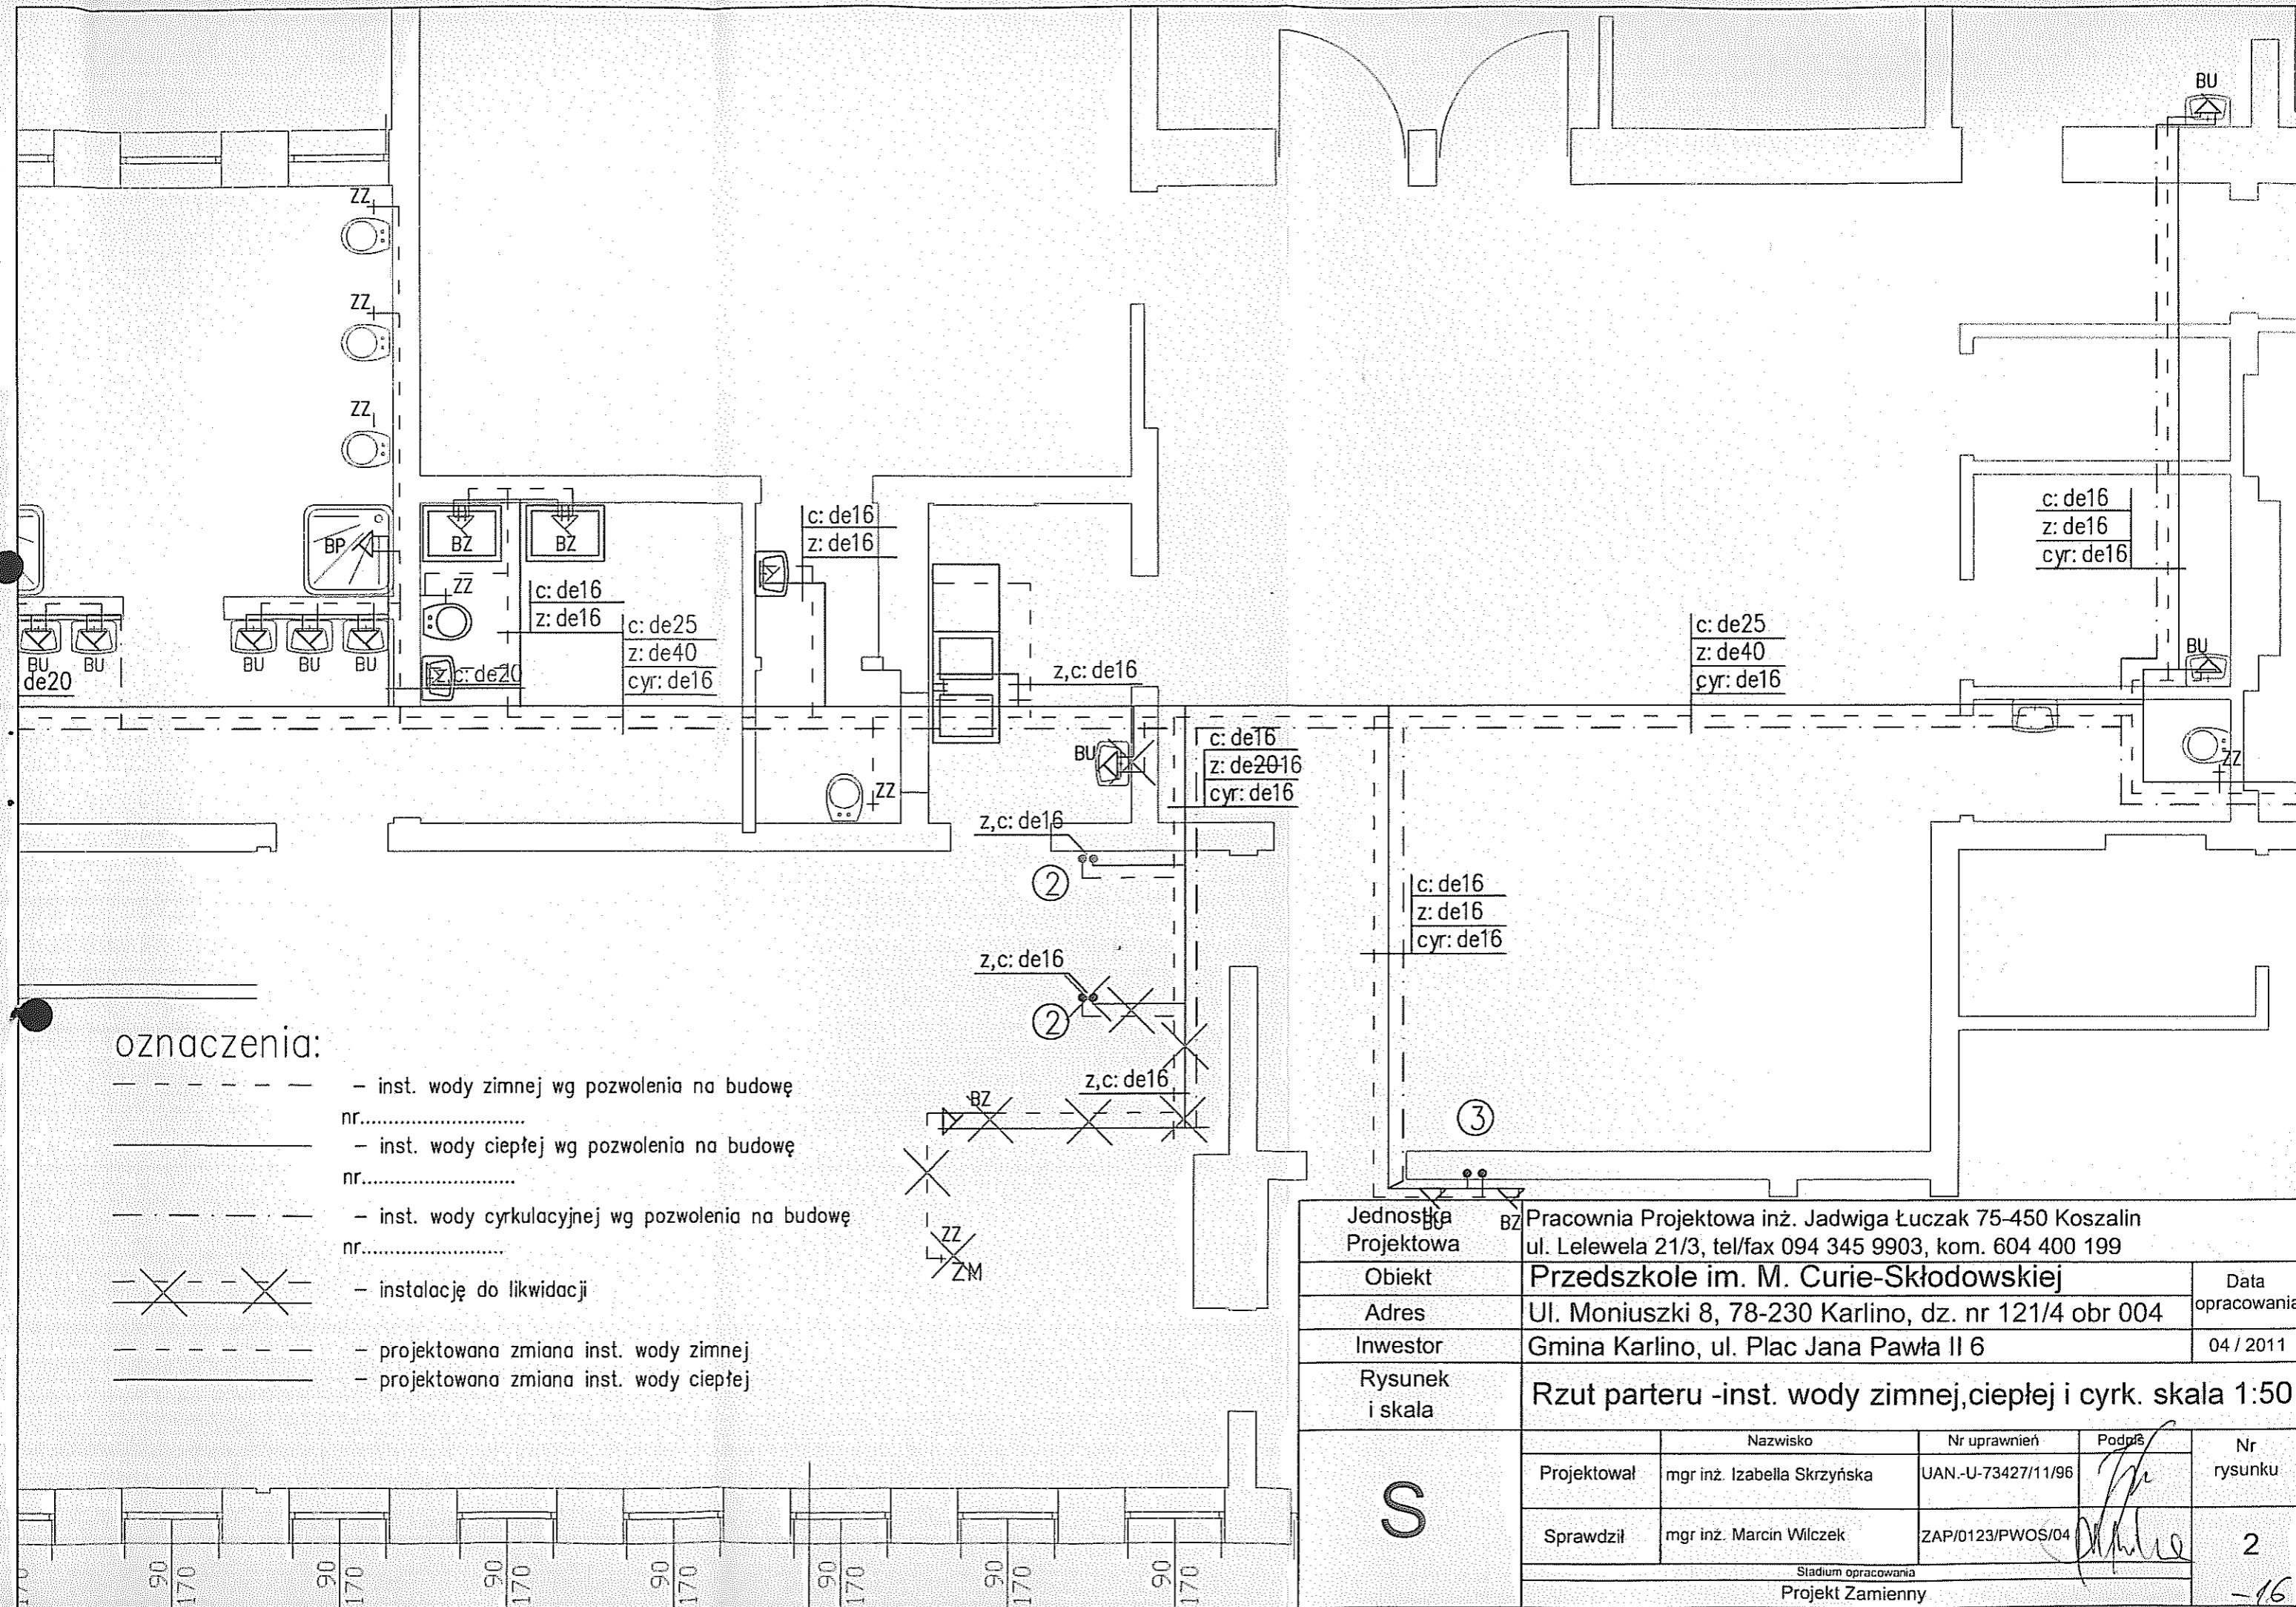

 
 
- kanalizacja sanitarna wg pozwolenia na budowę nr.....
- kanalizacja sanitarna wg pozwolenia na budowę nr..... do likwidacji
- - - projektowana zmiana kanalizacji sanitarnej

Jednostka Projektowa	Pracownia Projektowa inż. Jadwiga Łuczak 75-450 Koszalin ul. Lelewela 21/3, tel/fax 094 345 9903, kom. 604 400 199				
Obiekt	Przedszkole im. M. Curie-Skłodowskiej	Data opracowania			
Adres	Ul. Moniuszki 8, 78-230 Karlino, dz. nr 121/4 obr 004	04 / 2011			
Inwestor	Gmina Karlino, ul. Plac Jana Pawła II 6				
Rysunek i skala	Rzut parteru - kanalizacja sanitarna skala 1:50				
S	Projektował	Nazwisko mgr inż. Izabella Skrzyńska	Nr uprawnień UAN-U-73427/11/96	Podpis <i>[Signature]</i>	Nr rysunku 1
	Sprawdził	Nazwisko mgr inż. Marcin Wilczek	Nr uprawnień ZAP/0123/PWOS/04	Podpis <i>[Signature]</i>	
Stadium opracowania Projekt Zamiaty					



oznaczenia:

- 
 - inst. wody zimnej wg pozwolenia na budowę nr.....
- 
 - inst. wody ciepłej wg pozwolenia na budowę nr.....
- 
 - inst. wody cyrkulacyjnej wg pozwolenia na budowę nr.....
- 
 - instalację do likwidacji
- 
 - projektowana zmiana inst. wody zimnej
- 
 - projektowana zmiana inst. wody ciepłej

Jednostka Projektowa	Pracownia Projektowa inż. Jadwiga Łuczak 75-450 Koszalin ul. Lelewela 21/3, tel/fax 094 345 9903, kom. 604 400 199				
Obiekt	Przedszkole im. M. Curie-Skłodowskiej			Data opracowania	
Adres	Ul. Moniuszki 8, 78-230 Karlino, dz. nr 121/4 obr 004			04 / 2011	
Inwestor	Gmina Karlino, ul. Plac Jana Pawła II 6				
Rysunek i skala	Rzut parteru -inst. wody zimnej, ciepłej i cyrk. skala 1:50				
S	Projektował	Nazwisko mgr inż. Izabella Skrzyńska	Nr uprawnień UAN-U-73427/11/96	Podpis 	Nr rysunku
	Sprawdził	mgr inż. Marcin Wilczek	ZAP/0123/PWOS/04		2
Stadium opracowania Projekt Zamiaty					