

Rys. nr 2

73/6  
RIVa

73/5

RIVb

75

RIVb

76


RIVa

79

80

RIVa

83/3

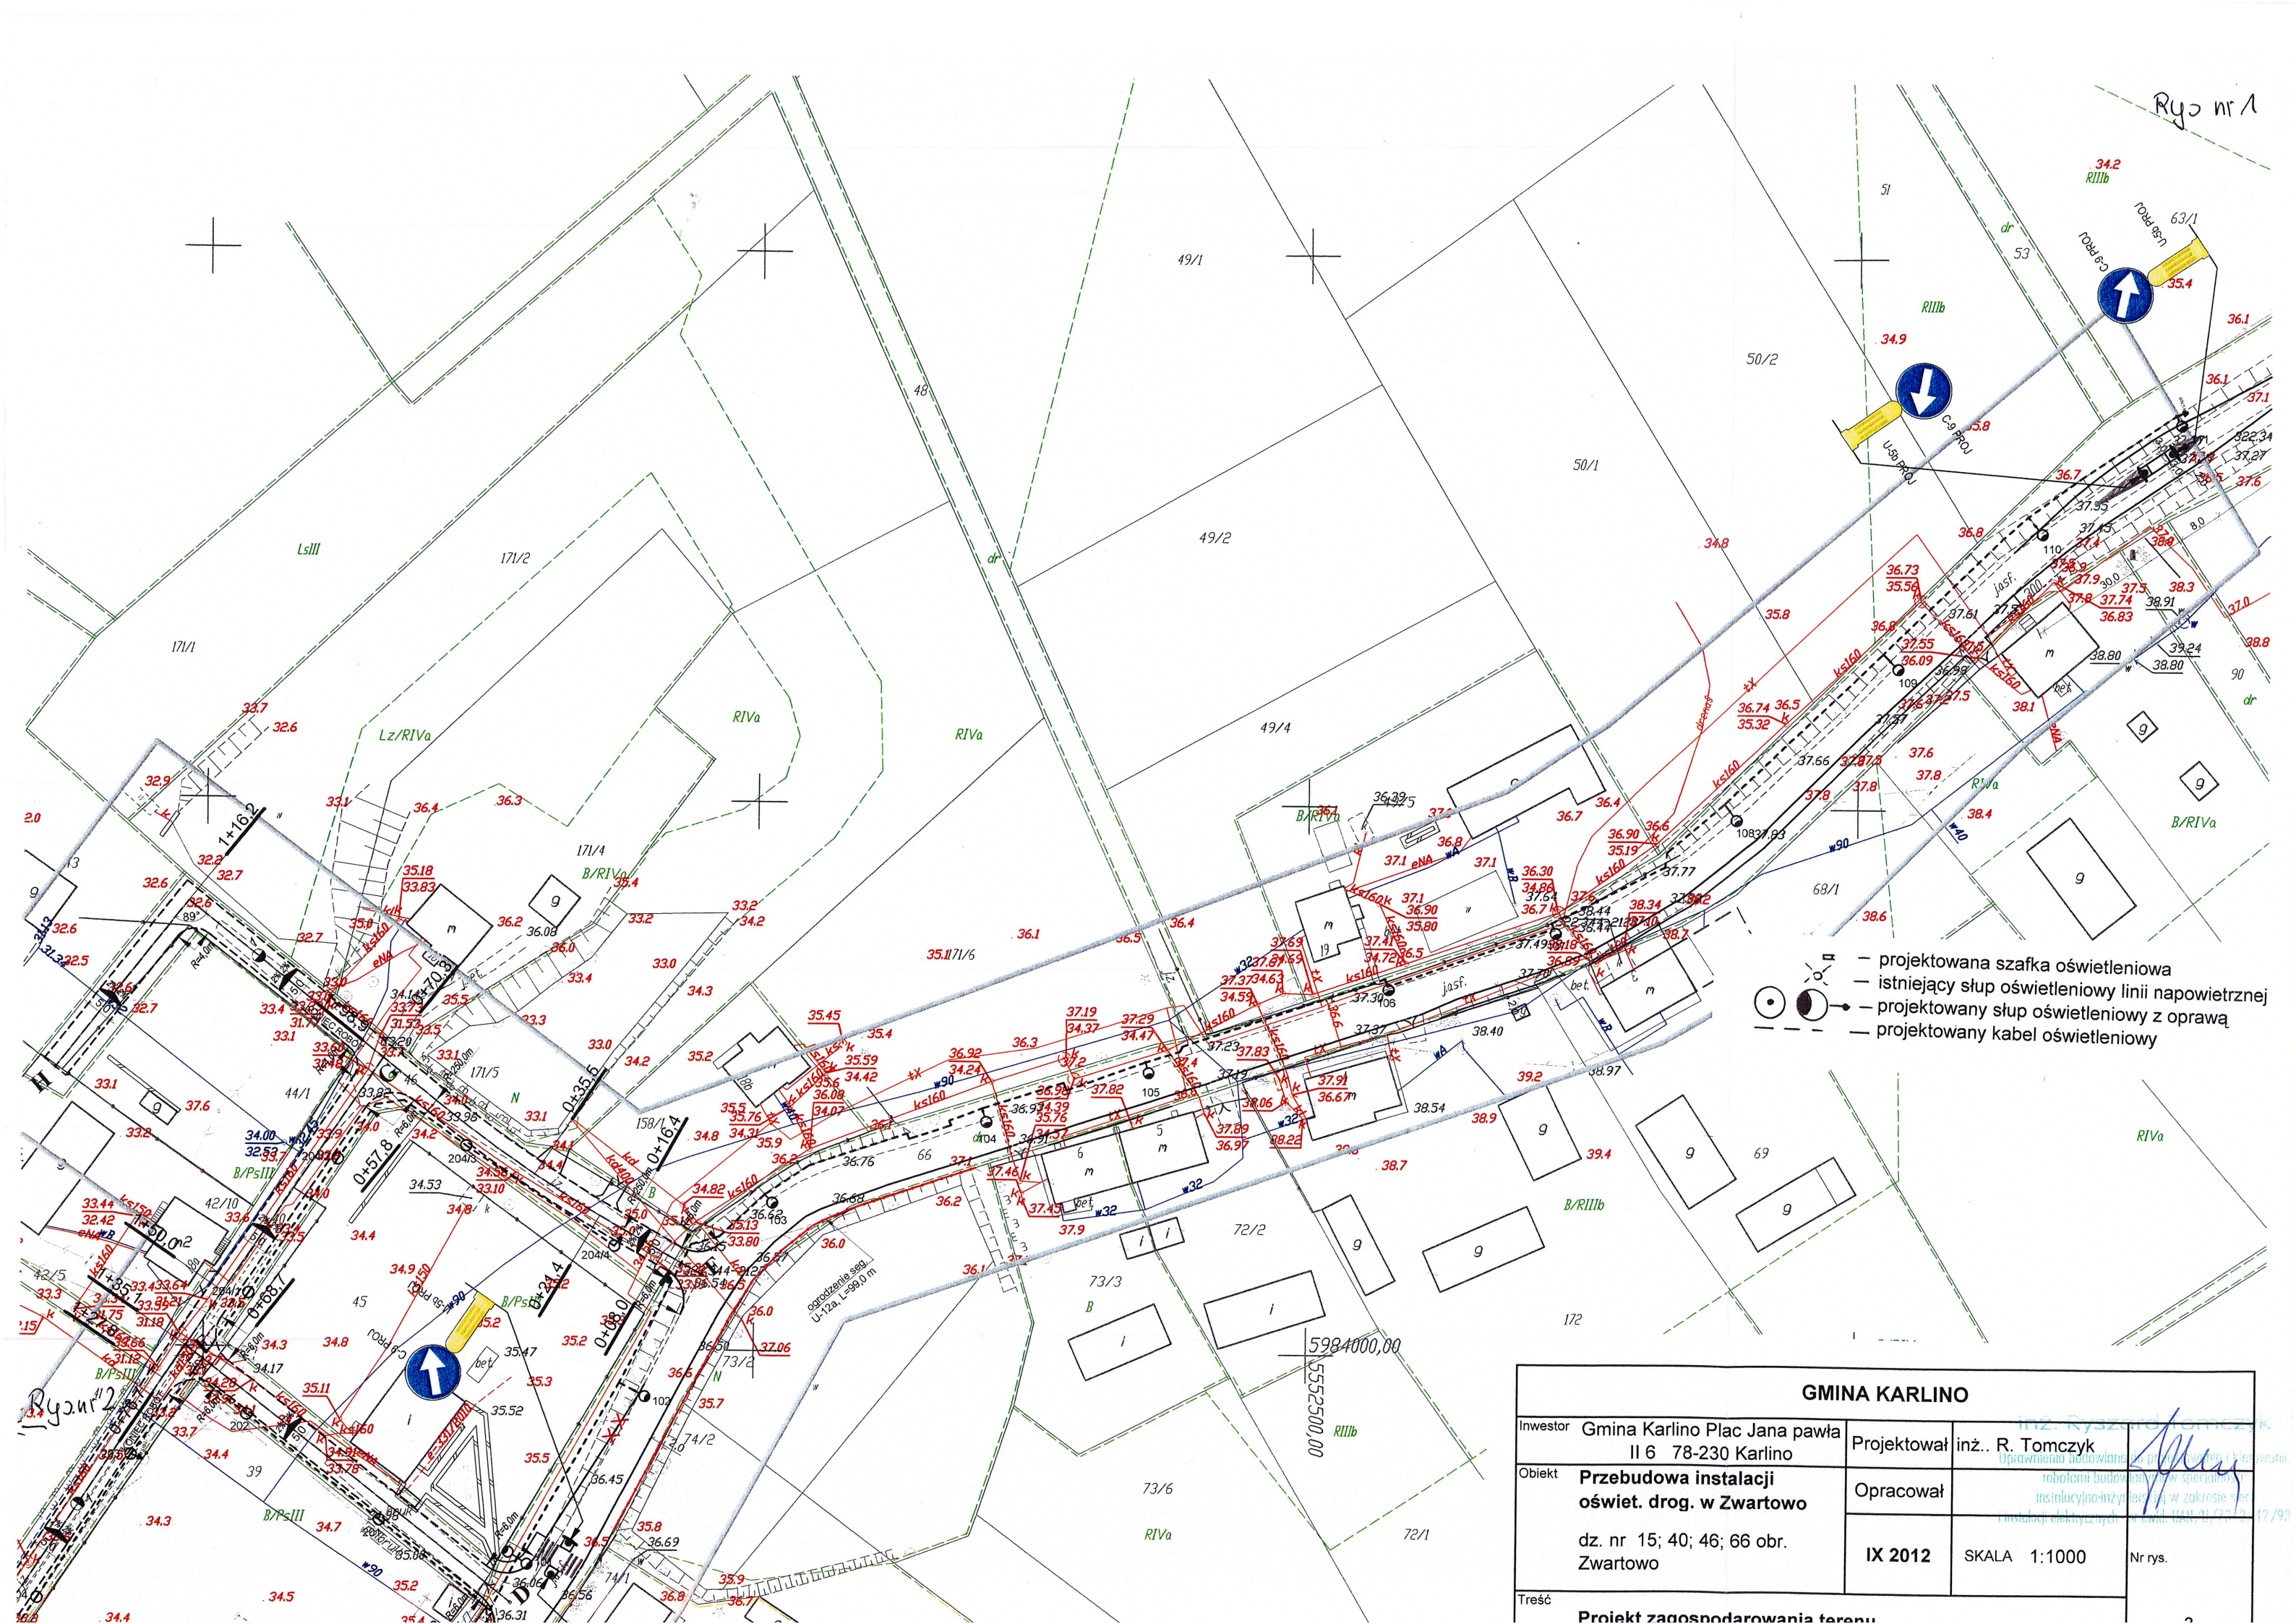

- projektowana szafka oświetleniowa
- istniejący słup oświetleniowy linii napowietrznej
- projektowany słup oświetleniowy z oprawą
- projektowany kabel oświetleniowy

GMINA KARLINO			
Investor	Gmina Karlino Plac Jana pawła II 6 78-230 Karlino	Projektował	inż.. R. Tomczyk
Objekt	Przebudowa instalacji oświet. drog. w Zwartowo	Opracował	
		IX 2012	SKALA 1:1000
Treść		Projekt zagospodarowania terenu	
		Nr rys.	