

Białogard, 18.01.2019 r.

L. dz. *kw. 89* /2019

Piotr Sadowski, Grzegorz
Rydian Biuro
Rzeczoznawstwa
i Ekonomii Środowiskowa
CODEX
ul. Stachury 9
63-000 Środa Wielkopolska

Regionalne Wodociągi i Kanalizacja Spółka z o. o. w Białogardzie,
w odpowiedzi na pismo z dnia 31 grudnia 2018 r. informuje, że uzgadnia pozytywnie projekt
budowlany w zakresie przyłącza wodociągowego i kanalizacji sanitarnej dla Punktu
Selektywnej Zbiórki Odpadów Komunalnych dz. nr 8/34 obręb 0003 Karlino.


Z poważaniem

WICEPREZES ZARZĄDU
Z-ca Dyrektora
ds. Techniczno-Exploatacyjnych

mgr inż. Dorota Borsuk

Załączniki

- projekt budowlanych przyłączy wod-kan – 1 egz.

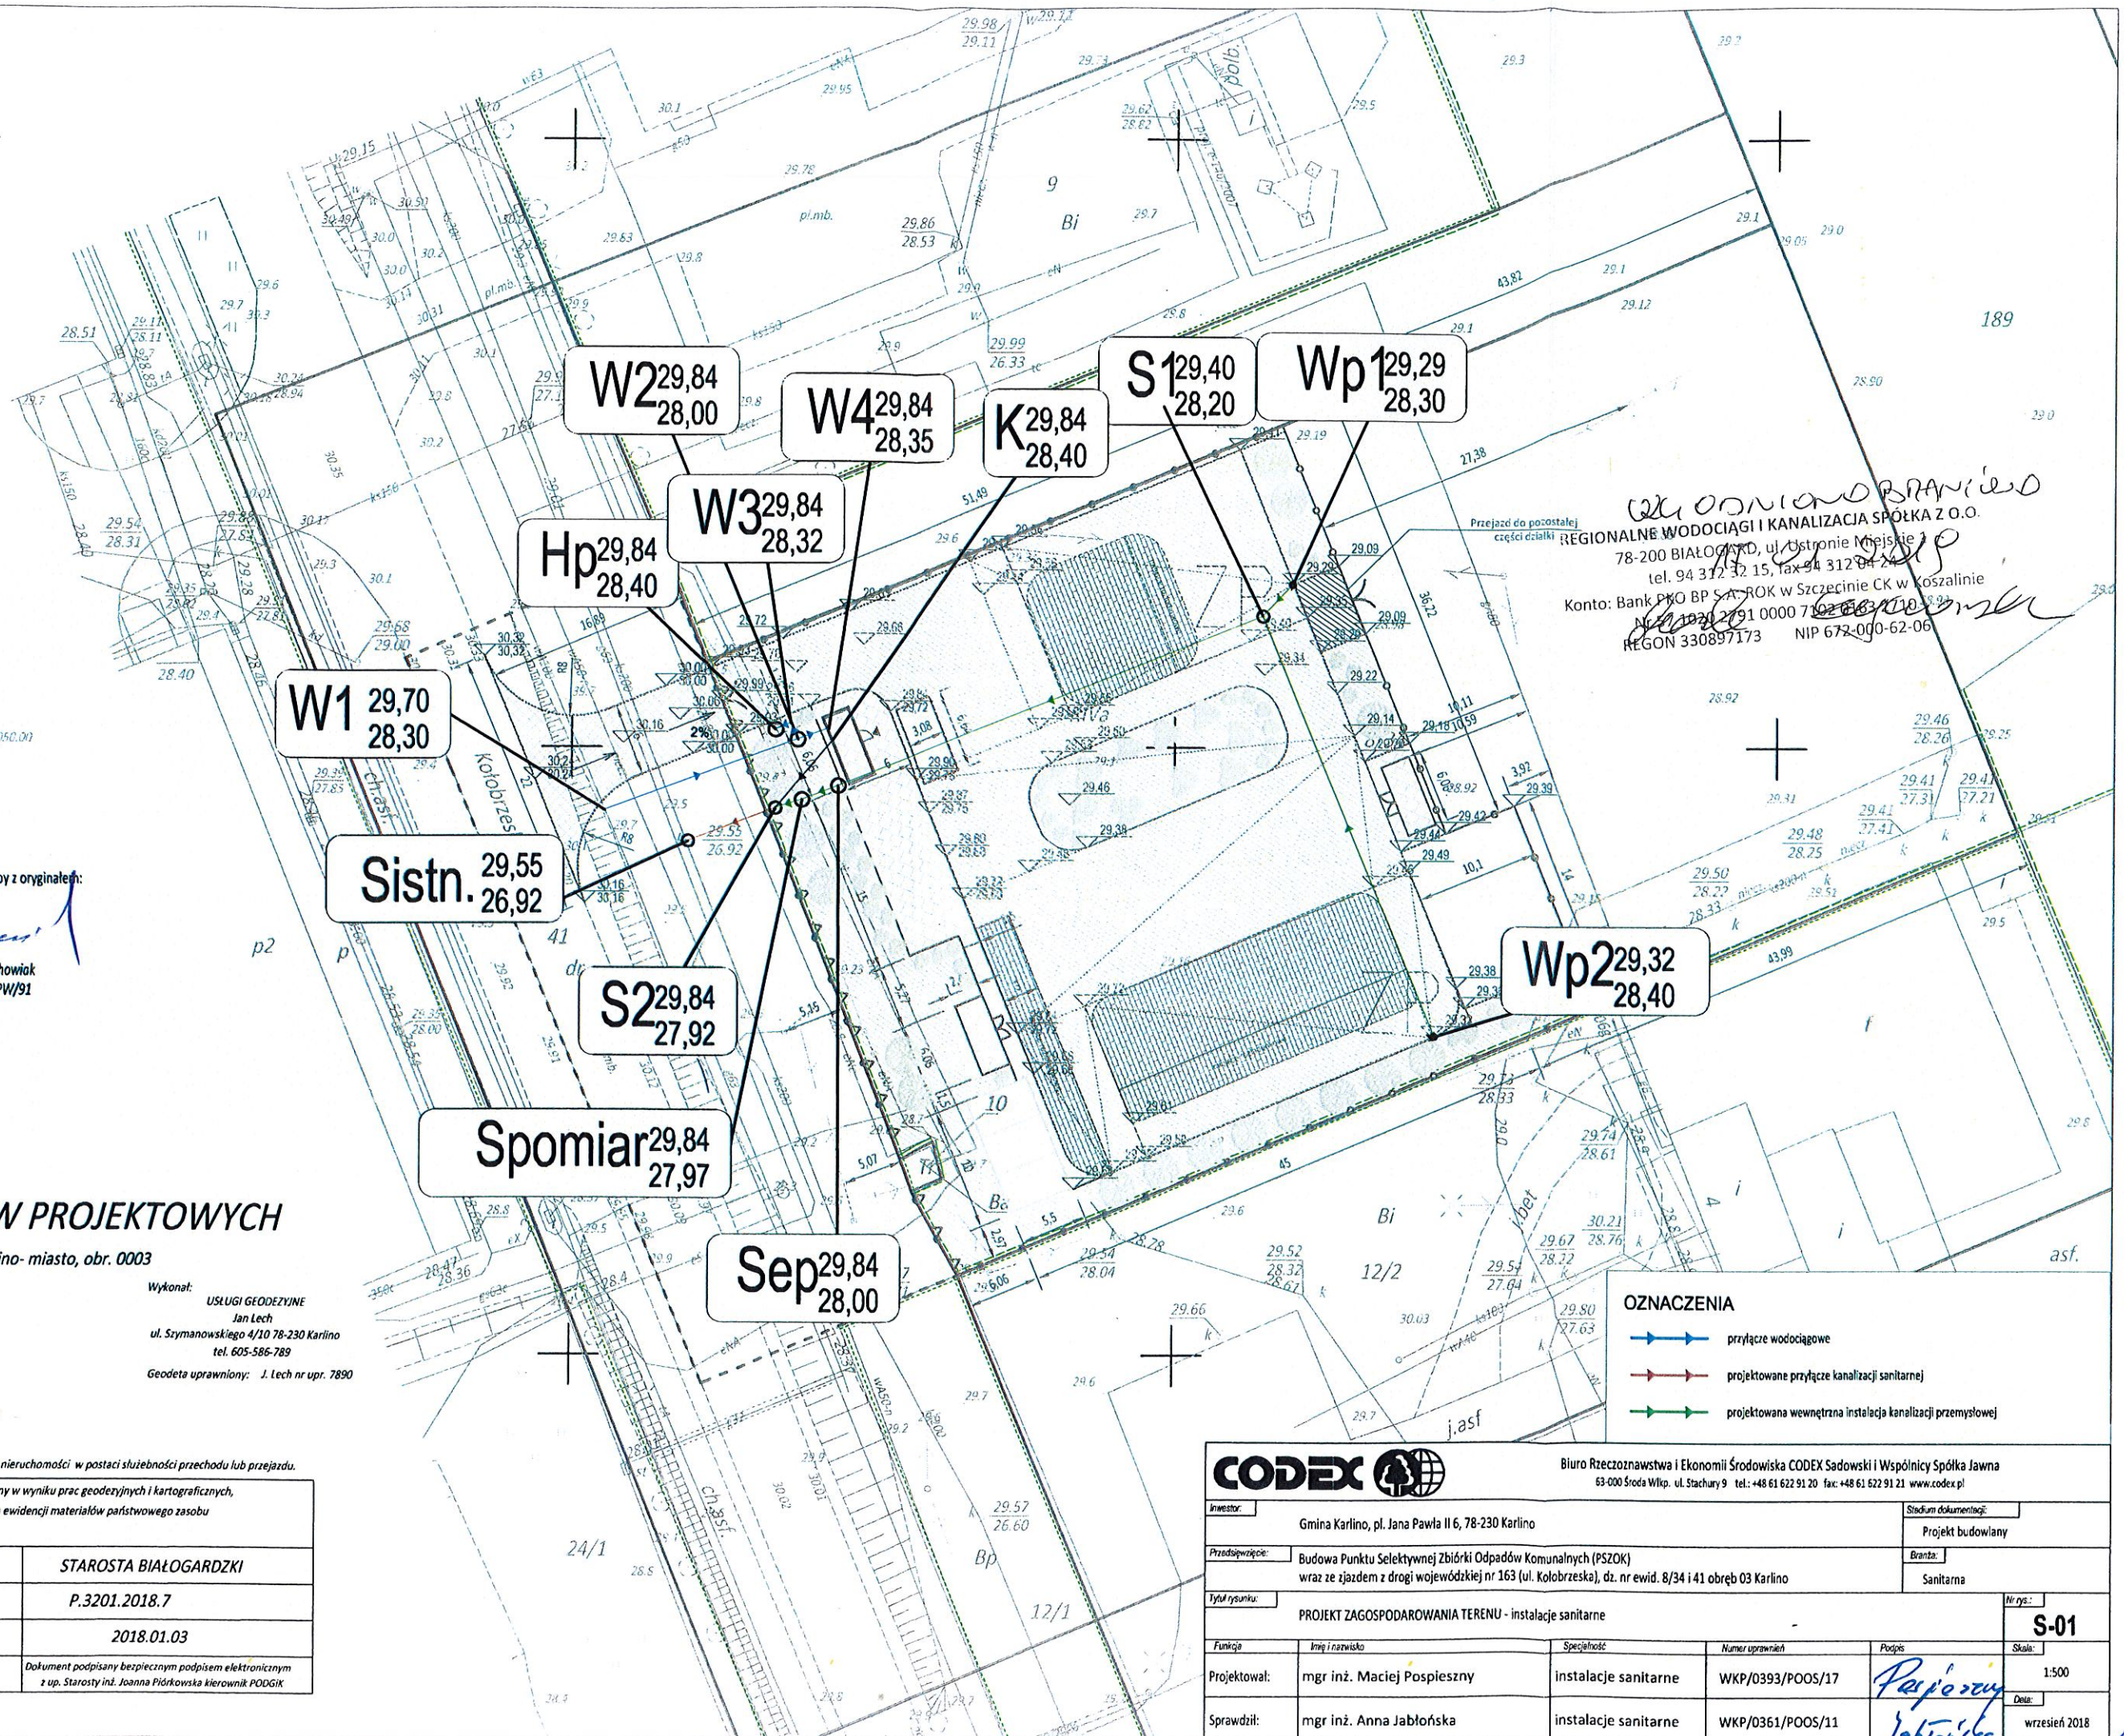

Potwierdzam zgodność kopii mapy z oryginałem:

J. Lech
mgr inż. arch. Rafał Piechowiak
numer uprawnień: 128/PW/91

MAPA DO CELÓW PROJEKTOWYCH

320103_4, Karlino - miasto, obr. 0003

Mapa w układzie współrzędnych 2000(S)
Układ wysokościowy Kronsztadt
Skala 1:500
Sekcje: 5.214.28.17.3.3, 4; 22.1.2

Wykonat: USŁUGI GEODEZYJNE
Jan Lech
ul. Szymanowskiego 4/10 78-230 Karlino
tel. 605-586-789
Geodeta uprawniony: J. Lech nr upr. 7890

Obszar opracowania: 6640.1046.2017
Oznaczenie kancelaryjne pracy geodezyjnej:
Data opracowania: 2017.12.30



W zakresie pomiaru nie stwierdzono istnienia obciążeń nieruchomości w postaci służebności przechodu lub przejazdu.

Poświadczam, że niniejszy dokument został opracowany w wyniku prac geodezyjnych i kartograficznych, których rezultaty zawiera operat techniczny wpisany do ewidencji materiałów państwowego zasobu geodezyjnego i kartograficznego.	
Organ prowadzący państwowy zasób geodezyjny i kartograficzny:	STAROSTA BIAŁOGARDZKI
Identyfikator ewidencyjny materiału zasobu operatu technicznego	P.3201.2018.7
Data wpisania operatu technicznego do ewidencji materiałów zasobu.	2018.01.03
Imię, nazwisko i podpis osoby reprezentującej organ	Document podpisany bezpiecznym podpisem elektronicznym z up. Starosty inż. Joanna Piórkowska kierownik PODGIK

Włodzisław Baniś
REGIONALNE WODOCIĄGI I KANALIZACJA SPÓŁKA Z O.O.
78-200 BIAŁOGARD, ul. Ostronie Miejskie 1
tel. 94 312 32 15, fax 94 312 94 24
Konto: Bank PKO BP S.A. ROK w Szczecinie CK w Koszalinie
Nr 1023 2791 0000 7102 0000 0000 0000
REGON 330897173 NIP 672-000-62-06

- OZNACZENIA**
- przyłącze wodociągowe
 - projektowane przyłącze kanalizacji sanitarnej
 - projektowana wewnętrzna instalacja kanalizacji przemysłowej

CODEX		Biuro Rzeczoznawstwa i Ekonomii Środowiska CODEX Sadowski i Wspólnicy Spółka Jawna 63-000 Środa Wlkp. ul. Stachury 9 tel: +48 61 622 91 20 fax: +48 61 622 91 21 www.codex.pl			
Investor:	Gmina Karlino, pl. Jana Pawła II 6, 78-230 Karlino	Stadium dokumentacji:	Projekt budowlany		
Przedsiębiorstwo:	Budowa Punktu Selektywnej Zbiórki Odpadów Komunalnych (PSZOK) wraz ze zjazdem z drogi wojewódzkiej nr 163 (ul. Kołobrzeka), dz. nr ewid. 8/34 i 41 obręb 03 Karlino	Bransz:	Sanitarna		
Tytuł rysunku:	PROJEKT ZAGOSPODAROWANIA TERENU - instalacje sanitarne				Nr rys.: S-01
Funkcja	Imię i nazwisko	Specjalność	Numer uprawnień	Pojęcie	Skala:
Projektował:	mgr inż. Maciej Pospieszny	Instalacje sanitarne	WKP/0393/POOS/17	<i>Pospieszny</i>	1:500
Sprawdził:	mgr inż. Anna Jabłońska	instalacje sanitarne	WKP/0361/POOS/11	<i>Jabłońska</i>	Data: wrzesień 2018

167